 



 
 





OZNACZENIA RYSUNKOWE:
Instalacja wentylacji mechanicznej:

-  System wentylacji NW1
-  System wentylacji NW2
-  System wentylacji NW3
-  System wentylacji NW4
-  System wentylacji NW5
-  System wentylacji NW6
-  System wentylacji NW7
-  Systemy wywiewne indywidualne



Zamawiający:

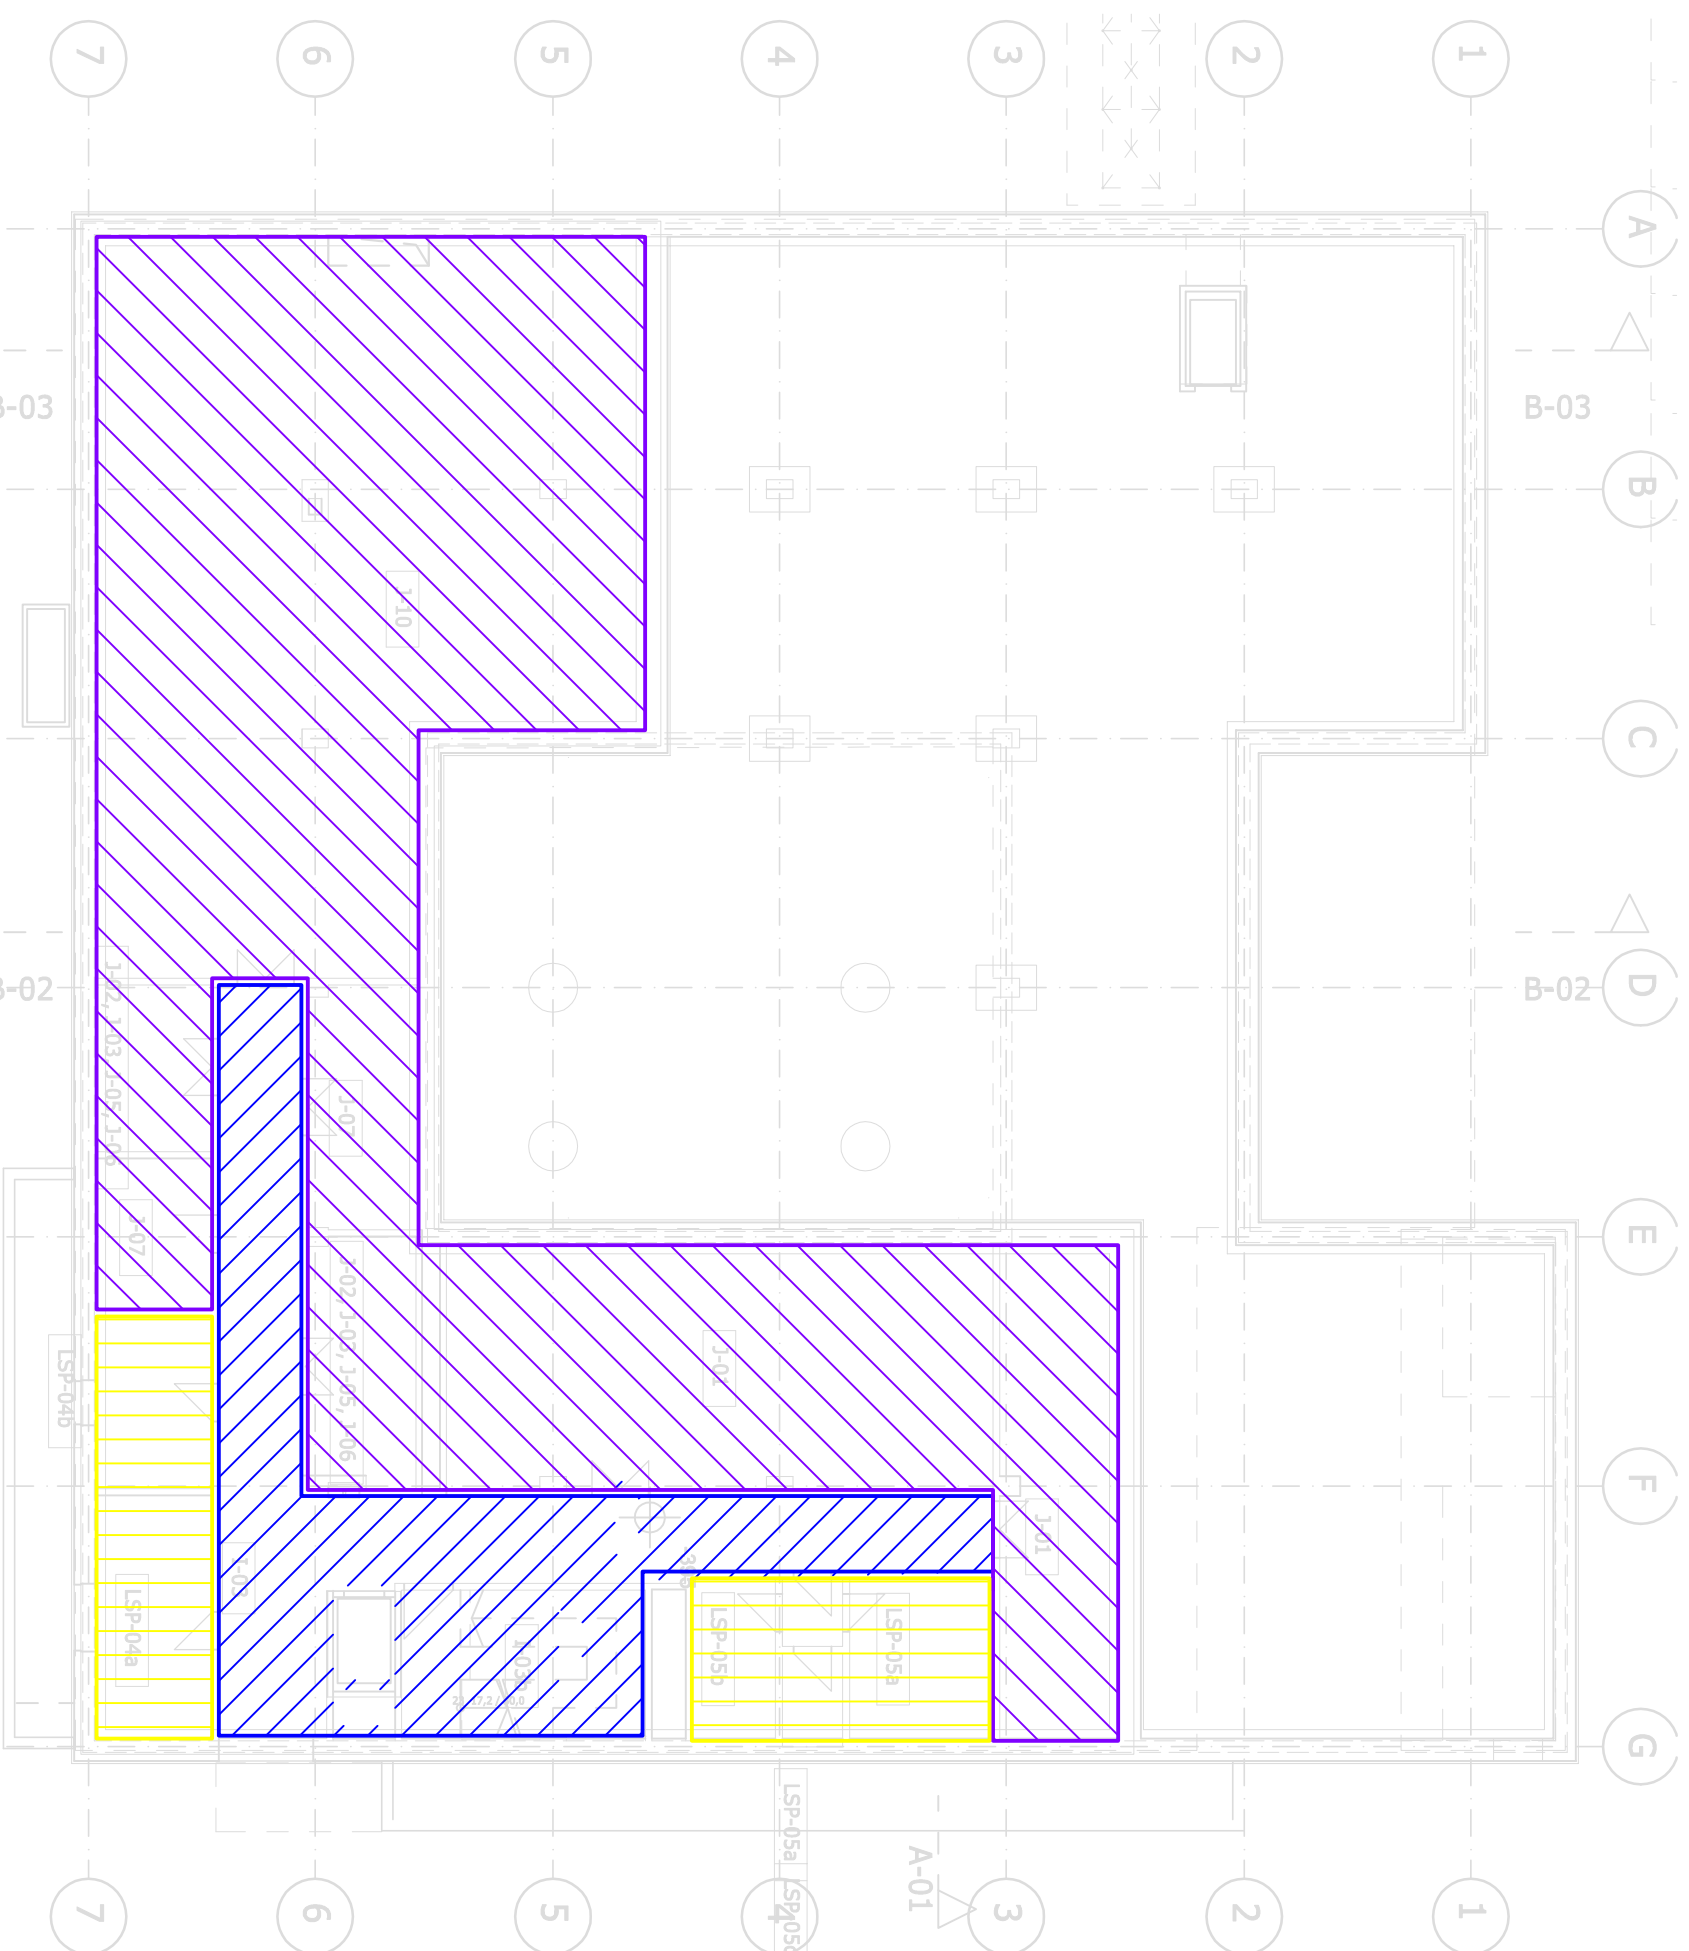Uniwersytet Jagielloński w Krakowie

Wykonawca:



ALDESA POLSKA Sp. z o.o.

Jednostka projektowa:

ION ARCHITEKCI
ION ARCHITEKCI Sp. z o.o. Spółka Komandytowa
al. Słowackiego 31/6, 31-159 Kraków

Temat opracowania:

BUDOWA BUDYNKU INSTYTUTU NAUK GEOLOGICZNYCH UJ

Lokalizacja:

KAMPUS 600-LECIA ODNOWIENIA UJ W KRAKOWIE

Branża: **SANITARNA** Stadium: **KONCEPCJA**

Tytuł rysunku: **Wentylacja mechaniczna - rzut poziomu -1**

Stanowisko: **Imię i nazwisko** Uprawnienia: **Podpis**

Projektant: **mgr. inż. TOMASZ MĘDRALA** up. bud. **MAB/0259/P003/06**

Sprawdzający: **mgr. inż. MACIEJ LEMANDOWSKI** up. bud. **Dec. Nr 35/09**

Opracowanie: **mgr. inż. MARCIN PIETRZYGA**

Data: **14-05-19** Nr rysunku: **WM-01** Skala: **1:200** Indeks: **A**